
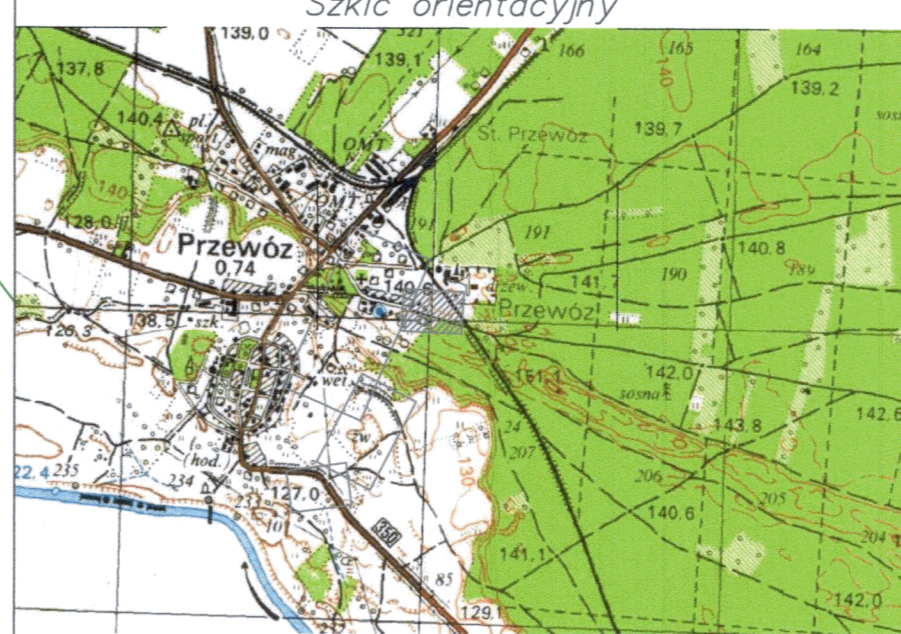


PROJEKT ZAGOSPODAROWANIA TERENU
 Plansza 1
 skala 1:500

MAPA DO CELÓW PROJEKTOWYCH	
Arkusz mapy	4(4)
Skala mapy	1:500
Oznaczenie kancelaryjne zgłoszenia pracy geodezyjnej	GK.6640.1476.2021
Numer księgi robót	760/2021
Jednostka ewidencyjna	identyfikator: 081107_2 nazwa: Przewóz
Obręb ewidencyjny	identyfikator: 081107_2.0011 nazwa/ulica: ul. Spacerowa dz nr. 250/18, 250/17, 225/2, 328, 256, 333/2, 559, 349, 350, 353
Układ odniesienia	Prostokątnych płaskich: 2000(15) Układ wysokościowy: Kronsztadt 86
Oznaczenie granic obszaru, który był przedmiotem aktualizacji	-----
Brak miejscowego planu zagospodarowania przestrzennego	
Informacja o służebnościach gruntowych mających wpływ na zagospodarowanie gruntów, zlokalizowanych w granicach projektowanej inwestycji	nie badano
Wtórnik sporządzono przy wykorzystaniu mapy zasadniczej	5.156.20.04.1.1
Nie wyklucza się istnienia w terenie również uzbrojenia, o którym brak było informacji branżowych i nie zostało odnalezione w czasie inwentaryzacji geodezyjnej.	
Granice prawne	-----
Granice nieprawne naniesione na podstawie mapy ewidencyjnej – nie spełniają kryteriów dokładnościowych	-----
Data opracowania mapy	07.03.2022r.
Nazwa wykonawcy: ART-GEO spółka z o.o. ul. Fabryczna 13A, tel. 604062554; 606283202 65-410 Zielona Góra	
	



*Negodowano bez uszeregowania
 pełnego sieci kanalizacyjnej,
 sanitarną oraz rozległej
 technicznej sieci kanalizacji
 sanitarną i wodociągowej
 30.05.2022r.*

Z up. Wójta
Damian Hałabura
 Kierownik
 Referatu Gospodarki

LEGENDA	
	proj. kanalizacja sanit. grawitacyjna ks200 PCV
	proj. kanalizacja sanit. grawitacyjna-odgałęzienia
	proj. kanalizacja sanit. grawitacyjna- przyłącza
	proj. sieć wodociągowa -przebudowa
	likw. sieć wodociągowa - do przebudowy
	studzienki
	nr działek objętych wnioskiem
	granice działek ewidencyjnych

Kopia mapy do celów projektowych
 poświadczam za zgodność z oryginałem
 Małgorzata Dobrowolska

Oświadczam, że niniejszy dokument został opracowany w wyniku prac geodezyjnych i kartograficznych, których rezultaty zawiera operat techniczny, który uzyskał pozytywną weryfikację. Jednocześnie informuję, że jestem świadomy odpowiedzialności karnej ze złożenia fałszywego oświadczenia.	
Identyfikator zgłoszenia prac geodezyjnych	GK.6640.1476.2021
Organ służby geodezyjnej, który otrzymał zgłoszenie	Starosta Żarski
Wykonawca prac geodezyjnych	ART-GEO spółka z o.o.
Nr oraz data sporządzenia dokumentu zawierającego wynik pozytywnej weryfikacji	prot. nr GK.6640.1476.2021 z dn. 25.04.2022r.
Imię i nazwisko oraz nr uprawnień zawodowych kierownika prac	
 mgr inż. Małgorzata Dobrowolska GEODETA UPRAWNIONY nr 1882	

	
ul. TATRZAŃSKA 6E, 68-200 ŻARY TEL/FAX: 068/363 01 56	
PROJEKT: Budowa sieci kanalizacji sanitarnej z częściową przebudową sieci wodociągowej w m. Przewóz - ul. Spacerowa - Wojska Polskiego, obręb 0011 Przewóz, jedn. ewid. 081107_2 Przewóz	BRANŻA: sanitarna STADIUM: projekt budowlany GE. PROJEKTANT: mgr inż. Małgorzata Dobrowolska UPR. NR: 65/01/DJ/W
INWESTOR: Urząd Gminy Przewóz ul. Parkowa 1, 68-132 Przewóz	Instalacyjna w zakresie sieci instalacji i urządzeń wodociągowych i kanalizacyjnych, ciepłych, wentylacyjnych i gazowych
OBIEKT: kanalizacja sanitarna i sieć wodociągowa	SPRAWDZAJĄCY: mgr inż. Barbara Stachniewska UPR. NR: 89/91/OP
TEMAT: Projekt zagospodarowania terenu Plansza nr 1	Instalacyjna w zakresie sieci instalacji i urządzeń wodociągowych i kanalizacyjnych, ciepłych, wentylacyjnych i gazowych ASYSTENT PROJEKTANTA: mgr inż. Małgorzata Gajmer-Syroka
DATA: 28.04.2022 WERSJA: 1 NR RYSU: 1 SKALA: 1:500	
Zastrzegam wszelkie prawa wynikające z Ustawy o prawie autorskim. Rysunek niniejszy nie może być w całości lub części przekazywany, udostępniany lub odpisywany komputernie, bez pisemnej zgody Biura Projektów M. Dobrowolska	