


5497100
5704900

MAPA DO CELÓW PROJEKTOWYCH

Arkusz mapy	4(4)	
Skala mapy	1:500	
Oznaczenie kancelaryjne zgłoszenia pracy geodezyjnej	GK.6640.1476.2021	
Numer księgi robót	760/2021	
Jednostka ewidencyjna	identyfikator	081107_2
	nazwa	Przewóz
Obręb ewidencyjny	identyfikator	081107_2.0011
	nazwa/ulica	ul. Spacerowa dz nr. 250/18, 250/17, 225/2, 328, 256, 333/2, 559, 349, 350, 353
Układ odniesienia	Prostokątnych płaskich	2000(15)
	Układ wysokościowy	Kronsztadt 86
Oznaczenie granic obszaru, który był przedmiotem aktualizacji		-----
Brak miejscowego planu zagospodarowania przestrzennego		
Informacja o służebnościach gruntowych mających wpływ na zagospodarowanie gruntów, zlokalizowanych w granicach projektowanej inwestycji		nie badano
Wtórnik sporządzono przy wykorzystaniu mapy zasadniczej		5.156.20.04.1.1
Nie wyklucza się istnienia w terenie również uzbrojenia, o którym brak było informacji branżowych i nie zostało odnotowane w czasie inwentaryzacji geodezyjnej.		
Granice prawne		
Granice nieprawne naniesione na podstawie mapy ewidencyjnej – nie spełniają kryteriów dokładnościowych		
Data opracowania mapy	07.03.2022r.	
Nazwa wykonawcy ART-GEO spółka z o.o. ul. Fabryczna 13A, tel. 604062554; 606283202 65-410 Zielona Góra		 podpis geodety

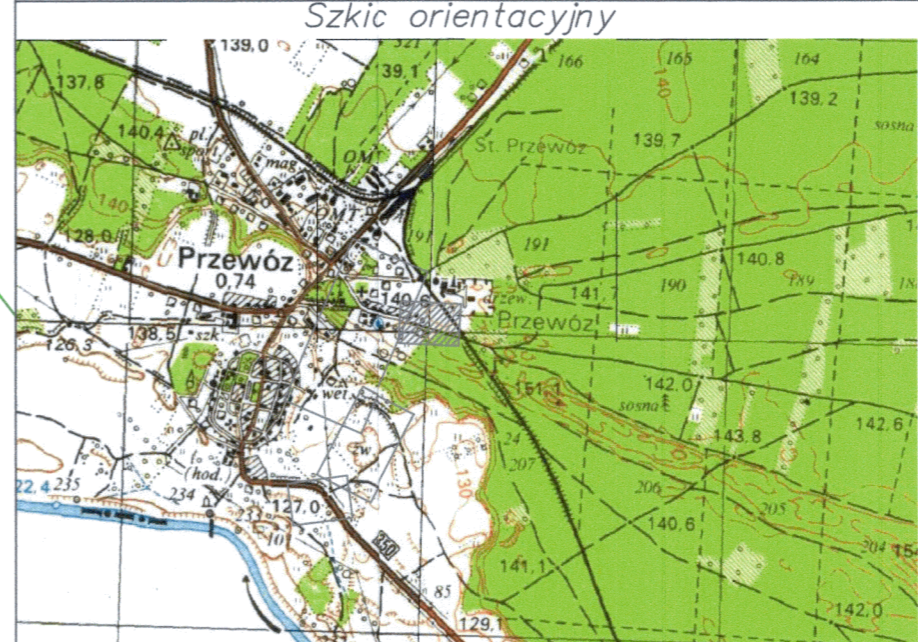

LEGENDA

	proj. kanalizacja sanit. grawitacyjna ks200 PCV
	proj. kanalizacja sanit. grawitacyjna-odgałęzienia
	proj. kanalizacja sanit. grawitacyjna- przyłącza
	proj. siec wodociągowa -przebudowa
	likw. siec wodociągowa - do przebudowy
	studzienki
	nr działek objętych wnioskiem
	granice działek ewidencyjnych

O - UWAGA! OSNOVA III KLASY

STAROSTA ŻARSKI
ZESPÓŁ KOORDYNACJI DOKUMENTACJI PROJEKTOWEJ
68-200 ŻARY AL. JANA PAWŁA II 5

Zgodnie z art. 28c ustawy z dnia 17 maja 1989 - Prawo geodezyjne i kartograficzne (Dz. U. z 2010 r. Nr 193 poz. 1287, z późn. zm.) poświadczam się, że niniejsza dokumentacja projektowa była przedmiotem narady koordynacyjnej przeprowadzonej w dniu 13.05.2022r.

Sieć wodociągowa, sieć kanalizacji sanitarnej z przyłączami

Katarzyna Dul
Przewodnicząca
Narady Koordynacyjnej

Żary, dn. 13.05.2022r.

PROJEKT ZAGOSPODAROWANIA TERENU

Plansza 1

skala 1:500

Kopia mapy do celów projektowych poświadczam za zgodność z oryginałem
Małgorzata Dobrowolska

Oświadczam, że niniejszy dokument został opracowany w wyniku prac geodezyjnych i kartograficznych, których rezultaty zawiera operat techniczny, który uzyskał pozytywną weryfikację. Jednocześnie informuję, że jestem świadomy odpowiedzialności karnej ze złożenia fałszywego oświadczenia

Identyfikator zgłoszenia prac geodezyjnych	GK.6640.1476.2021
Organ służby geodezyjnej, który otrzymał zgłoszenie	Starosta Żarski
Wykonawca prac geodezyjnych	ART-GEO spółka z o.o.
Nr oraz data sporządzenia dokumentu zawierającego wynik pozytywnej weryfikacji	prot. nr GK.6640.1476.2021 z dn. 25.04.2022r.
Imię i nazwisko oraz nr uprawnień zawodowych kierownika prac	mgr inż. Monika Uchramowicz-Skrzypak GEODETA UPRAWNIONY opr. nr 18828

BIURO PROJEKTÓW
MALGORZATA DOBROWOLSKA

ul. TATRZAŃSKA 6E, 68-200 ŻARY
TEL/FAX: 068/363 01 56

PROJEKT: Budowa sieci kanalizacji sanitarnej z częściową przebudową sieci wodociągowej w m. Przewóz, ul. Spacerowa - Wojska Polskiego, obręb 0011 Przewóz, jedn. ewid. 081107_2 Przewóz	BRANŻA: sanitarna
INWESTOR: Urząd Gminy Przewóz, ul. Partyzantów 1, 68-132 Przewóz	STADIUM: projekt budowlany
OBJEKT: sieć wodociągowa	OPR. NR: 85/01/DUW
TEMAT: Projekt zagospodarowania terenu Plansza nr 1	OPR. NR: 89/91/OP
DATA: 28.04.2022	WERSJA: 1
NR RYS.: 1	SKALA: 1:500

Zastrzeżenie: Zastrzeżenie wszelkie prawa wynikające z Ustawy o prawie autorskim. Rysunek niniejszy nie może być w całości lub części przesyłany, udostępniany lub odstępny komunikacji, bez pisemnej zgody Biura Projektów M. Dobrowolska